


PLANTA BAJA

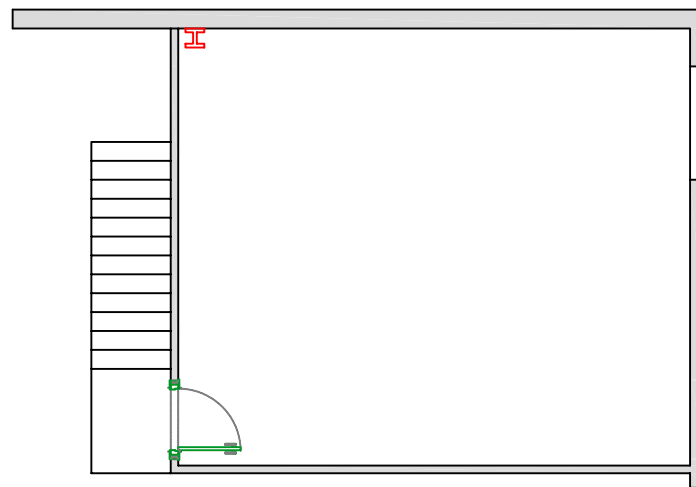

ENTREPLANTA

SANEAMIENTO

	TUBERIA AGUAS FECALES
	TUBERÍA AGUAS PLUVIALES
	BAJANTE AGUAS PLUVIALES
	BOTE SIFÓNICO
	ARQUETA CON SUMIDERO SIFONICO
	ARQUETA A PIE DE BAJANTE (PLUVIALES)



INGENIERÍA Y PROYECTOS ANUGAL, S.L.
 CMNO. DEL COLMENAR Nº55, 1-1, MÁLAGA
 TEL/FAX: 952 21 57 97
 anugal@anugal.es

PROYECTO DE ADECUACION DE NAVE INDUSTRIAL DESTINADA A ALMACEN Y VENTA DE BATERIAS Y ACUMULADORES, SITA EN C/ LA OROTAVA Nº 100 (MALAGA)

ACUMULADORES BATERIAS Y RECAMBIOS S.L.

PETICIONARIO

PLANO

SANEAMIENTO

FECHA

ABRIL-2016

Ingeniero Técnico Industrial

Jose Carlos Laguna Segado Coleg. nº 3.730

ESCALA

1/100

PLANO Nº

09